



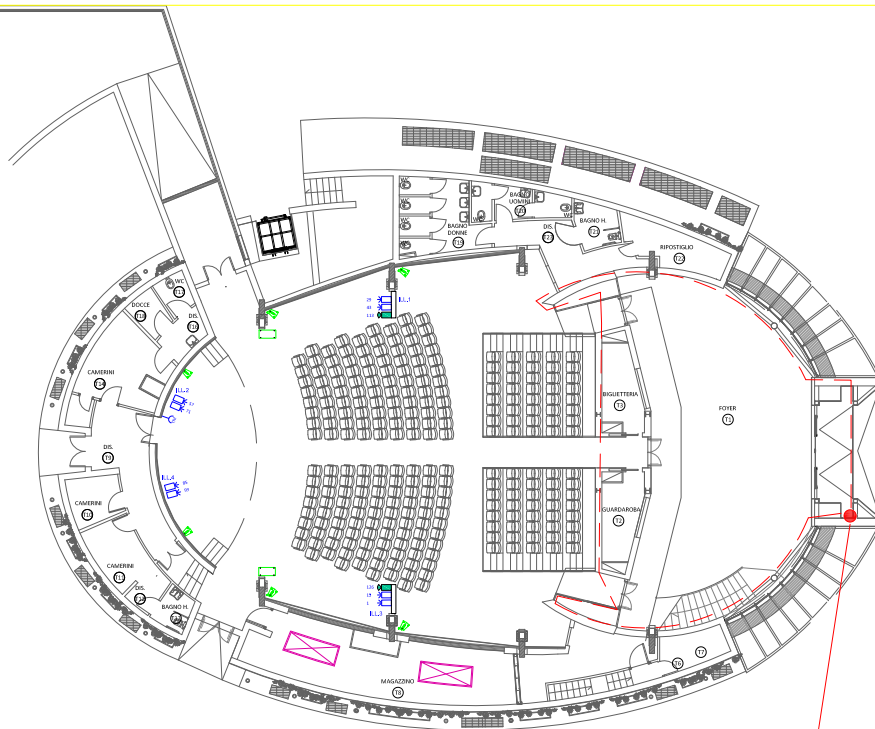


PIANTA PIANO TERRA - scala 1:100

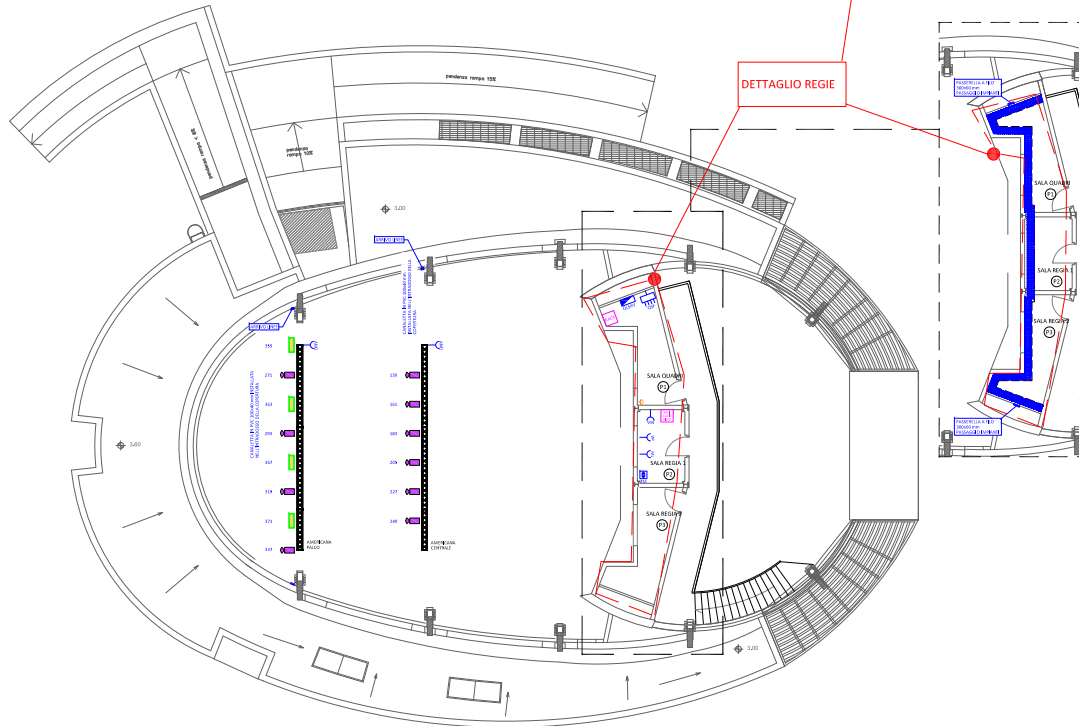

PIANTA PIANO PRIMO - scala 1:100

DETTAGLIO REGIE

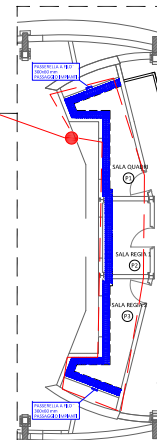

LEGENDA SIMBOLI	
Simbolo	Descrizione
	Quadri elettrici sala e foyer
	Quadro luci di scena, audio/video
	Mixer luci MARCA LAMPY MODELLO 50740
	Mixer audio MARCA BEHRINGER MODELLO X32 COMPACT
	Attacco elettrico telo motorizzato completo di interruttore bipolare
	Attacco elettrico americana centrale completa di 3 prese UNEL FG160M16 1 (8x4.5) dal CLAV; n.1 cavo DMX da SPLITTER DMX entro RACK AUDIO/VIDEO
	Attacco elettrico americana centrata completa di 3 prese UNEL FG160M16 1 (8x4.5) dal CLAV; n.1 cavo DMX da SPLITTER DMX entro RACK AUDIO/VIDEO
	Comando telo motorizzato
	n.2 Illuminatori con lente di FRESNEL con relativo ID DMX MARCA BRITTEQ MODELLO BT-THEATRE 200TW
	Diffusore luminoso con relativo ID DMX MARCA FOS MODELLO TV BICOLOR PANEL L005613
	Sagomatore con relativo ID DMX MARCA BRITTEQ MODELLO BT-PROFILE250 LED ENGINE
	Proiettore testa mobile led con relativo ID DMX MARCA FOS MODELLO WASH CL19 HP L005438
	Armadio Rack dati
	Armadio Rack audio/video esistente da riposizionare e da riprogrammare/attivare; installare all'interno SPLITTER DMX; collegare cavo microfonico multicanale
	SUBWOOFER 18" (installato a pavimento) FG160M16 1 (2x4) dal RACK AUDIO/VIDEO MARCA TURBOSOUND MODELLO TMS152
	Woofers 12" (installati a circa 4 m) FG160M16 1 (2x4) dal RACK AUDIO/VIDEO MARCA PRDEL MODELLO L7X12P
	Scatola di derivazione
	Canalizzazione con posa incassata /sottotraccia/sotto pavimento
	Conduttura discendente / ascendente
	Passerella a filo 300x60 mm con setto separatore